


Gm. Lipno woj. włocławskie

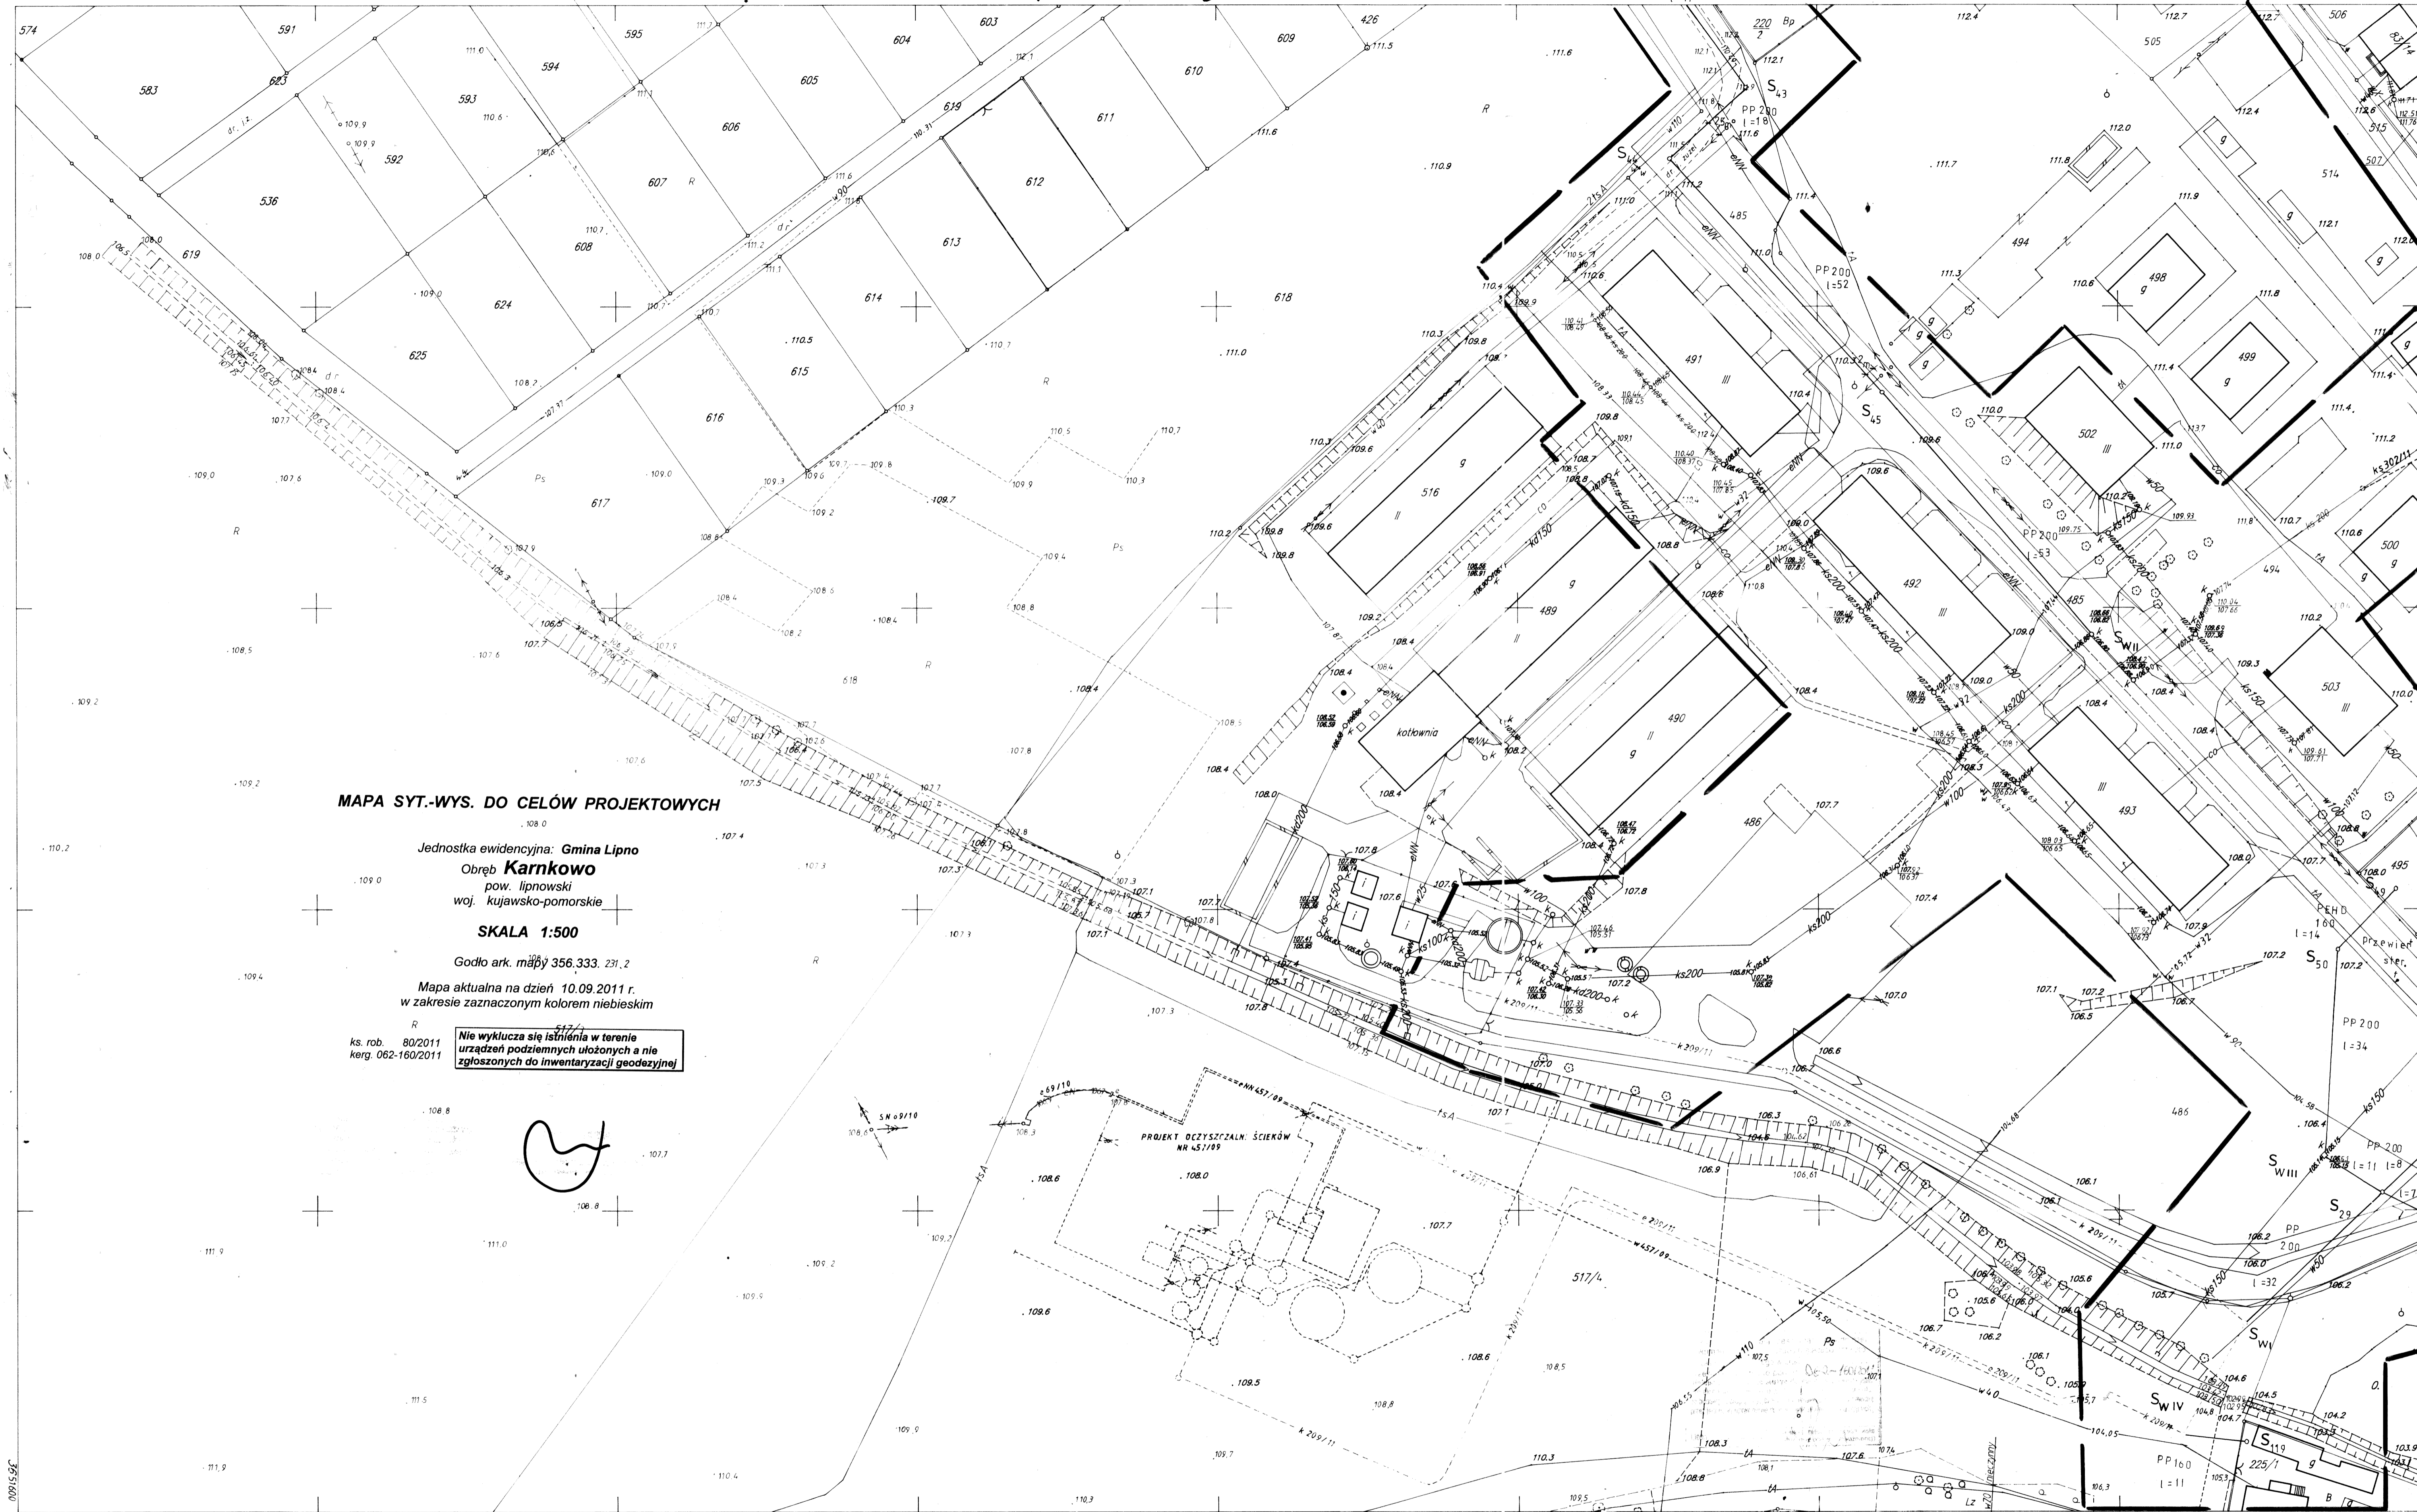

MAPA SYT.-WYS. DO CELÓW PROJEKTOWYCH

Jednostka ewidencyjna: **Gmina Lipno**
 Obręb **Karnkowo**
 pow. lipnowski
 woj. kujawsko-pomorskie

SKALA 1:500

Godło ark. mapy 356.333.231.2

Mapa aktualna na dzień 10.09.2011 r.
 w zakresie zaznaczonym kolorem niebieskim

ks. rob. 80/2011
 kern. 062-160/2011

Nie wyklucza się istnienia w terenie urządzeń podziemnych ułożonych a nie zgłoszonych do inwentaryzacji geodezyjnej

009159C


5920750

356.333.2312
 1:500

MAPA SYTUACYJNO-WYSOKOŚCIOWA

zalożona w roku 1994 przez
**PRZEDSIĘBIORSTWO USŁUG
 GEODEZYJNYCH I KARTOGRAFICZNYCH**
 mgr inż. Roman Fabiański
 ul Kosciuszki 12/26
 87-600 Lipno

ks.rob.228/96
 KERG.2681-11/96
 Lipno dn.11.03.1997r.

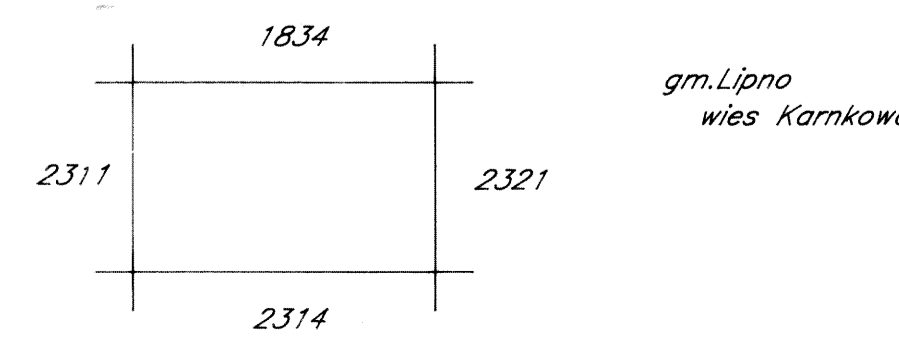

gm. Lipno
 wieś Karnkowo

Biuro Usług Inwestycyjnych „PRO-IN-KOM” Włocławek			
Objekt:	Branża:	Sanitarna	
Sieć kanalizacyjna z przyłączami wraz z przepompownią ścieków w miejscowości: Karnkowo gmina Lipno	Funkcja:	Imię i nazwisko	Podpis:
	Opracował:	inż. Jerzy Karnowski upr.729/73 Bg 8386-5/55/86 Wk	
	Projektował:	inż. Jerzy Karnowski upr.729/73 Bg 8386-5/55/86 Wk	
Temat:	Data:	Skala:	Nr Rys:
Plan zagospodarowania terenu-Plan trasy sieci kanalizacyjnej	11.2011	1:500	1
		Nr Ark:	4