


A - A

C - C

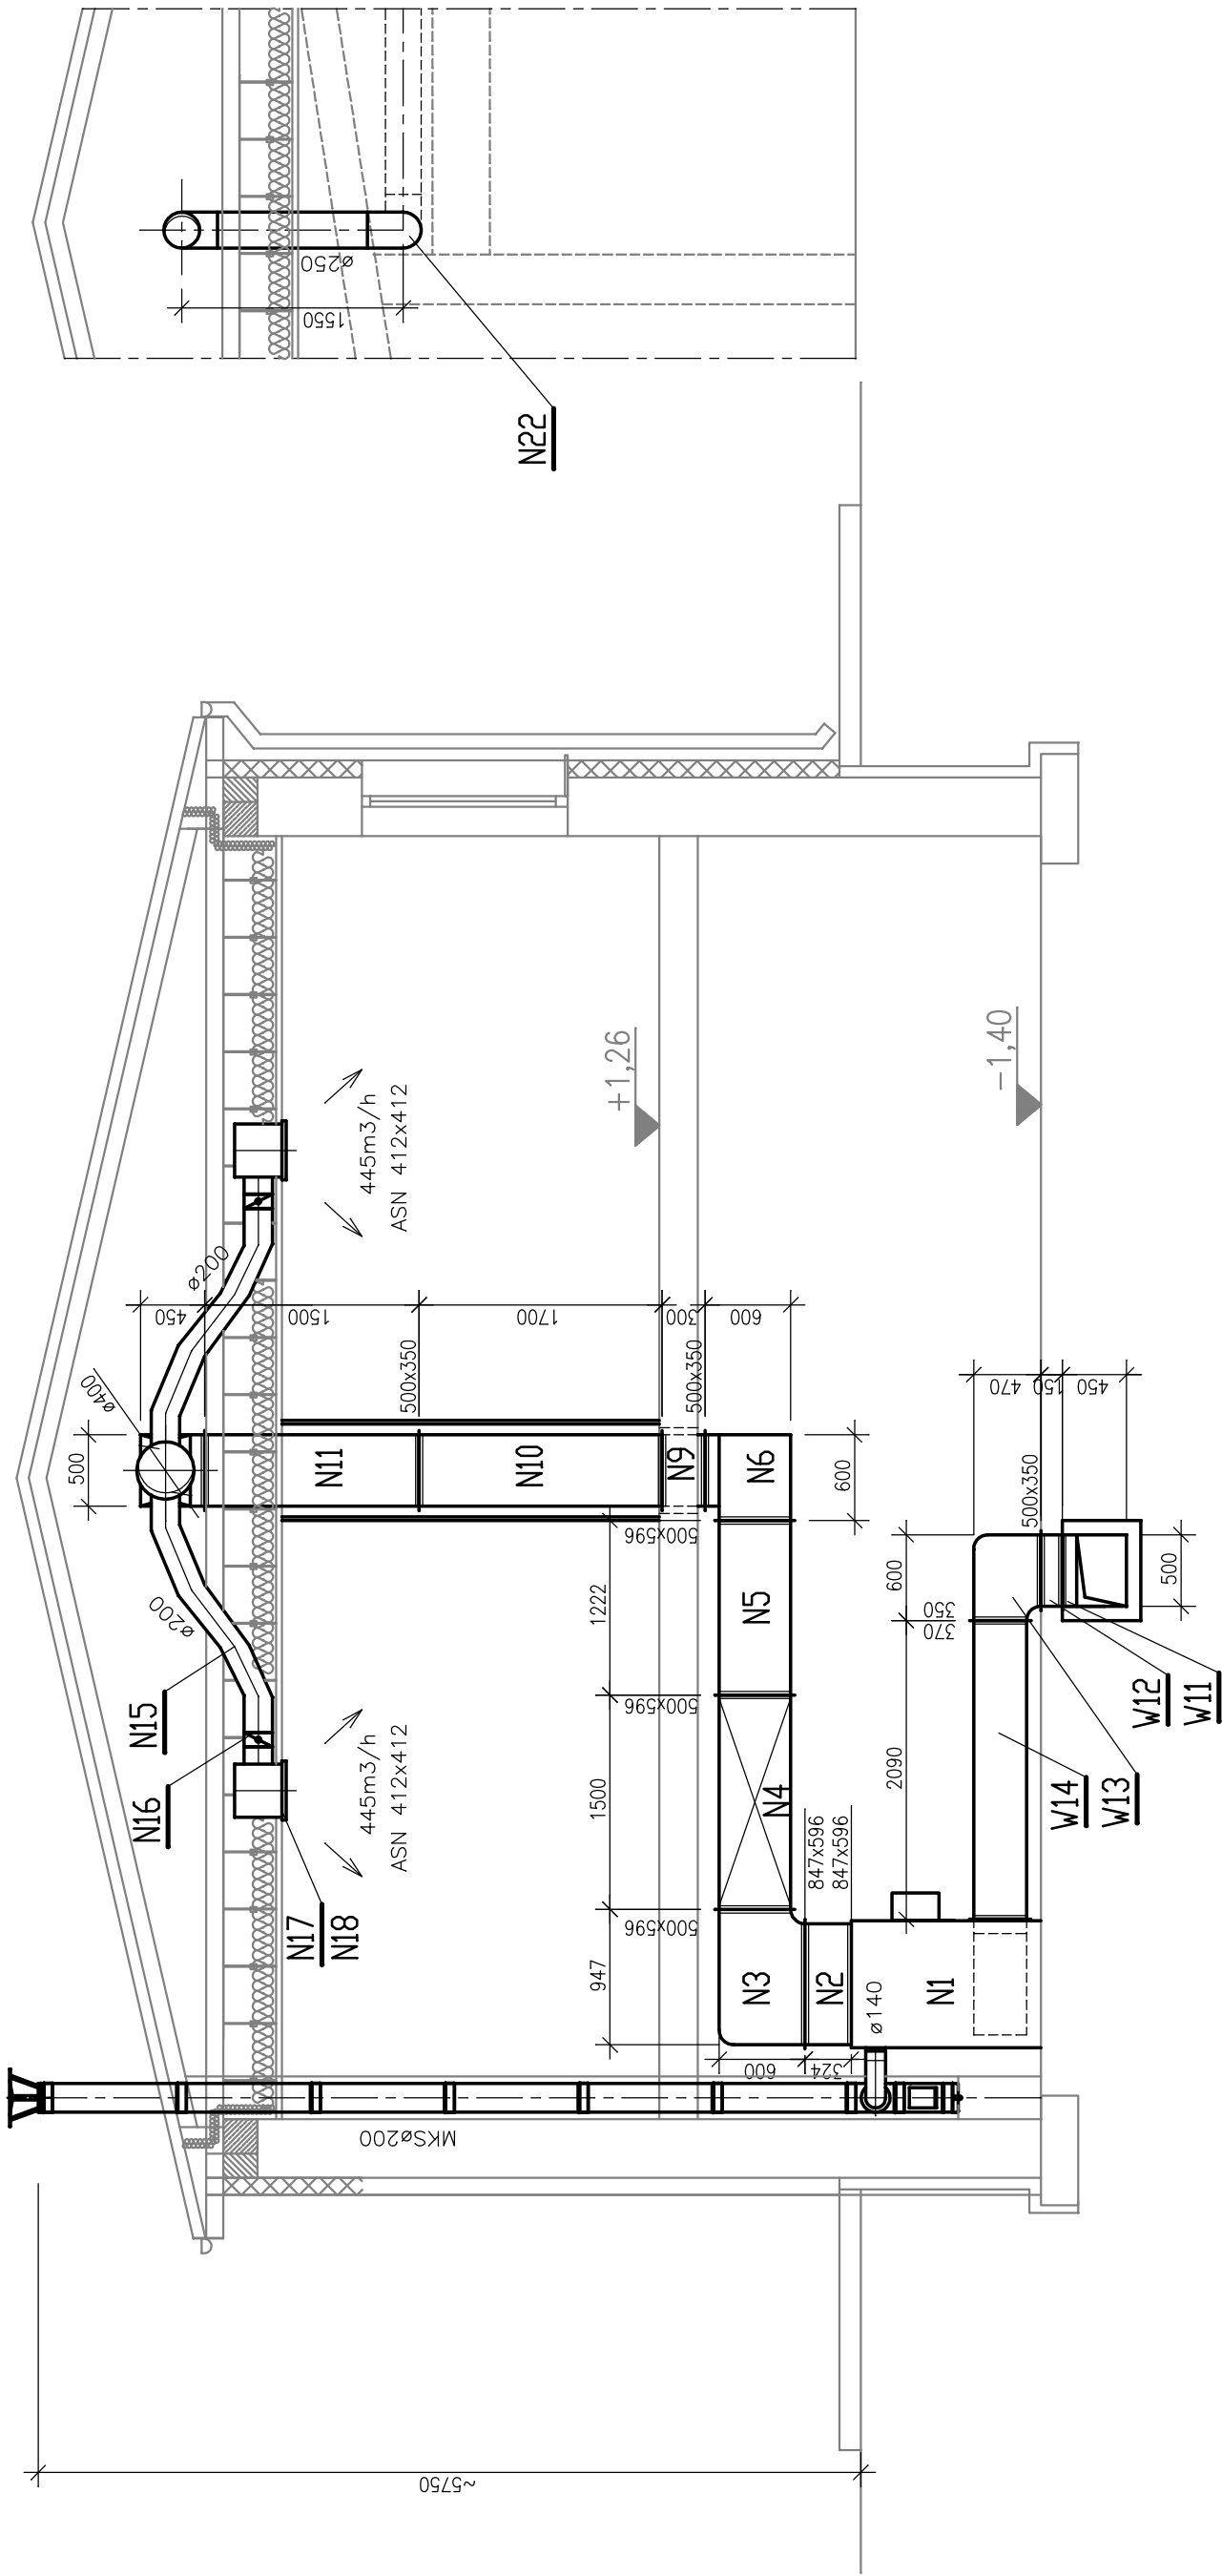

Przewody zaizolować wełną mineralną grubości 100mm

PROJEKTOWANIE I NADZORY BUDOWLANE Marek Kubicki	
INWESTOR:	URZĄD GMINY 87-600 LIPNO
OBIEKT:	WIEJSKI DOM KULTURY W CHODORĄŻKU ZMIANA KONSTRUKCJI DACHU, WYKONANIE TERMÓDERNIZACJI, PRZEBUDOWA POMIESZCZEN I REMONT
ADRES BUDOWY:	CHODORĄŻEK GM. LIPNO DZIAŁKA NR 374 87-600 LIPNO
TEMAT:	PRZEKROJE WENTYLACJI
PROJEKTANT:	mgr inż. Marek Sypuikowski ABT-VII-7342-3/99
SPRAWDZIŁ:	mgr inż. Marek Sypuikowski ABT-VII-7342-3/99
DATA:	SKALA 1:50 nr. rys 4 Listopad 2009 str.
	BRANŻA: Sanitarna